


Согласовано					
Инв. № подл.	Взам инв. №				
	Подп. и дата				

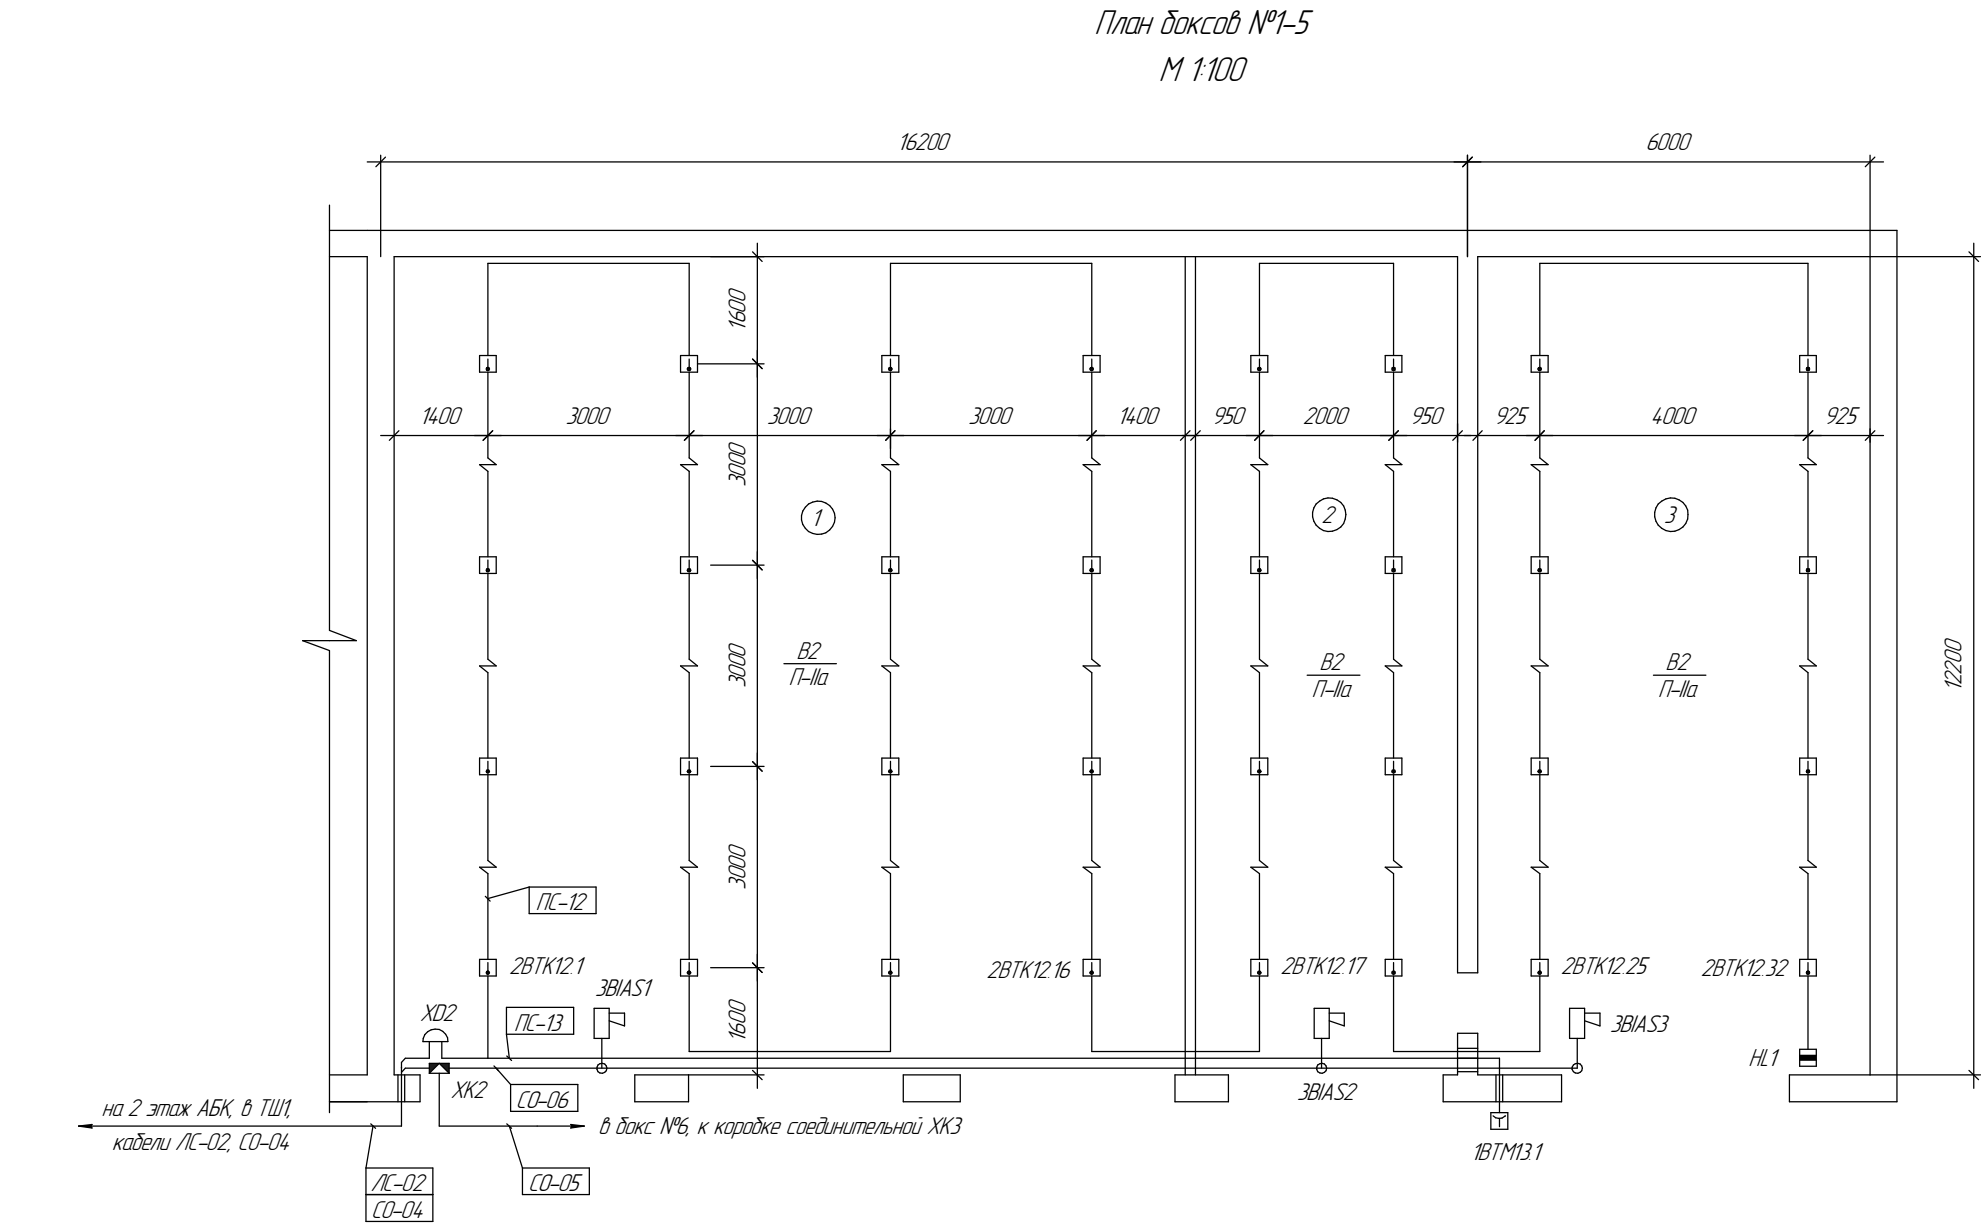

Экспликация помещений

Номер помещения	Наименование	Площадь, м ²	Кат. помещения
1	Бокс №1-3	145,3	В2
2	Бокс №4	47,5	В2
3	Бокс №5	70,8	В2

6. Коробка телефонная распределительная ХД2 и коробка ответвительная ХК2 учтены на листе 3 проекта №ХХХХ-ОС1
7. Высота защищаемых на плане помещений – 4,8 м
8. Кабели и провода учтены в кабельном журнале

Зона Поз	Обозначение	Наименование	Кол	Примечание
2ВТК12.*	ПАШК 4.25212.009 ТУ	Извещатель пожарный тепловой ИП105-1-А1	32	* – номер по плану
2ВТМ13.1	ТУ 95 14.19-86	Извещатель пожарный ручной		
		ИПР	1	
ЗВАС*	Я/ЛКГ.4.2554.2.001 ТУ	Оповещатель пожарный звуковой ОЗЗ "Свирель"	3	* – номер по плану
НЛ.1	ТУ 4.371-005-44.373676-03	Устройство шлейфное контрольное УКШ-02	1	
	ДКС кат. № 59361	Коробка ответвительная, с/у	3	
1	ТУ 4.833-019-2912408-2000	Металлорукав РЗ-ЦА 15, м	5	
	ДКС кат. № 91925	Труба гибкая гофрированная, d=25, м	20	

1. Прокладку кабеля через стены и другие конструкции здания осуществить в гильзах. Зазоры между кабелем и гильзой, в месте прохода, должны быть плотно заделаны легко пробиваемым составом из несгораемых материалов
2. Шлейфы сигнализации прокладывать открыто по строительным конструкциям с учетом действующих норм. Кабели системы оповещения прокладывать скрыто, в гофрированной трубе и шпироде
3. Допускается изменять расположение ИП, но при этом необходимо учитывать, что минимальное расстояние от теплового ИП до стены не менее 0,1 м, максимальное расстояние между тепловыми ИП не более 4,5 м, извещателем и стеной не более 2 м
4. Извещатель пожарный ручной 1ВТМ13.1 установить на высоте: от уровня земли – 1,5 м, под навесом. Спуск шлейфа сигнализации осуществить в металлорукаве (поз. 1)
5. Устройство шлейфное контрольное НЛ.1 установить в доступном для обозрения месте, на высоте не менее 2,2 м.

Изм.	Кол.	Лист	№ док.	Подп.	Дата				
Разраб.							Стадия	Лист	Листов
Проверил									
Н. контр.						Боксы №1-5. План размещения оборудования и прокладки пожарной сигнализации	СПРАВОЧНИК ПРОЕКТАНТА http://secpromarod.ru		